


PLANTA BAIXA  
ESCALA 1/100

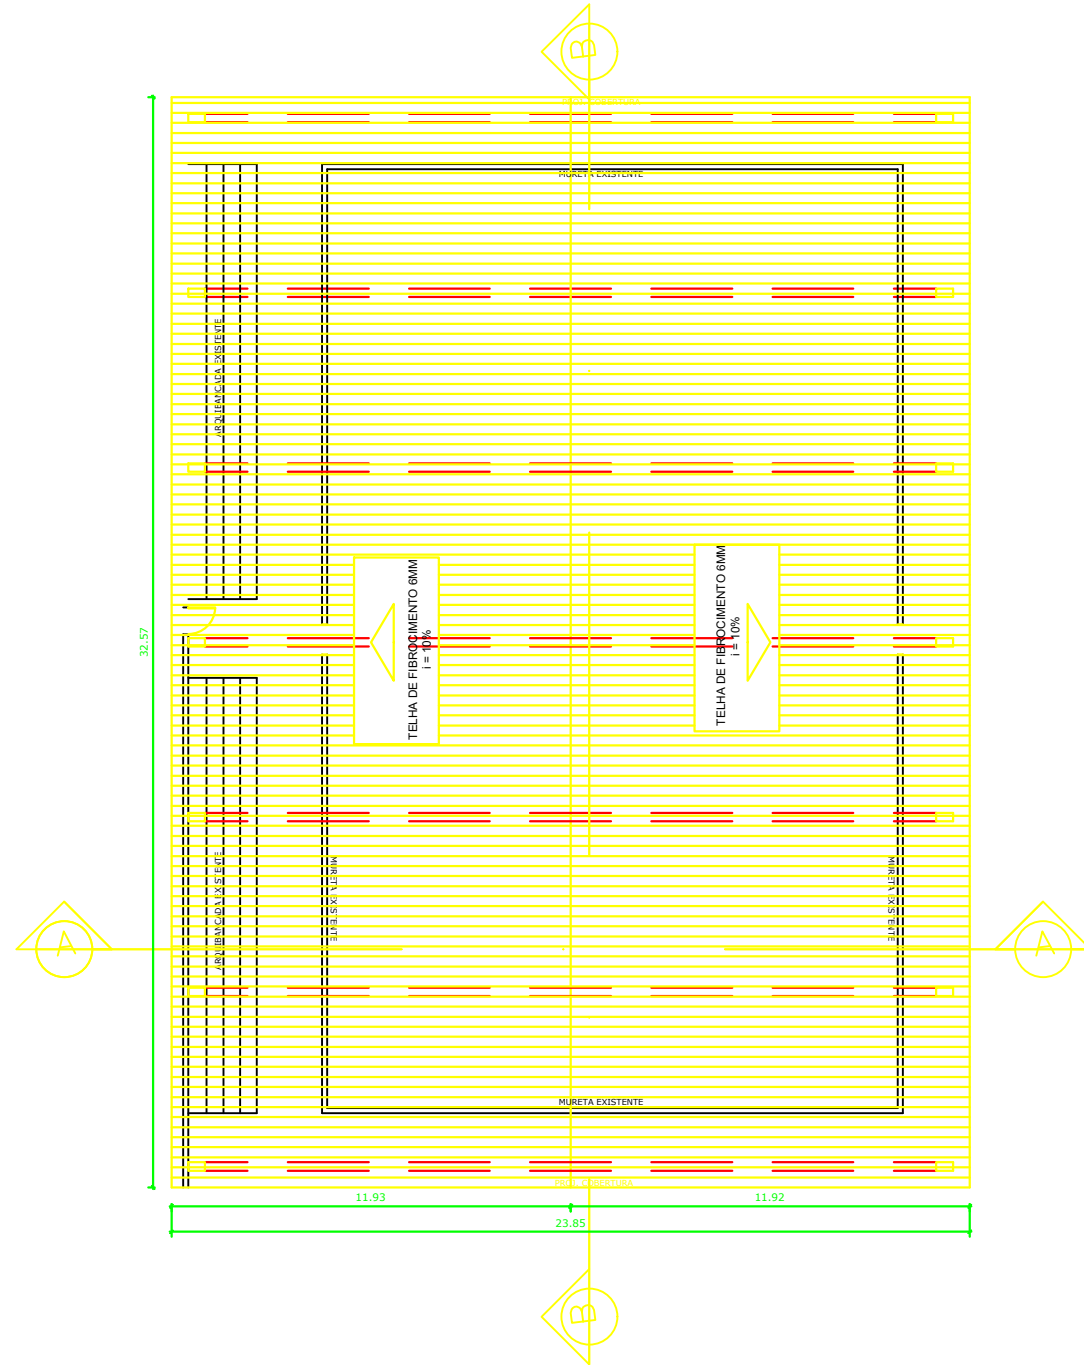

PLANTA DE COBERTURA  
ESCALA 1/100

<b>ENGENHEIRO CIVIL</b>	
<b>PAULO HENRIQUE SILVA SANTOS</b> CREA: 2711589188	
Natureza do Projeto:	PLANTA BAIXA E COBERTURA
Proprietario:	PREFEITURA MUNICIPAL DE AQUIDABÃ
Localizacao:	COBERTURA DA QUADRA DA ESCOLA MUNICIPAL EURICO DE SOUZA
Projeto:	IMPLANTACAO
Area Total:	776,79m <sup>2</sup>
Data:	JUNHO/2022
Escala(s):	S/e

Prancha:  
**01/03**