


PLANTA BAIXA
ESCALA 1/100

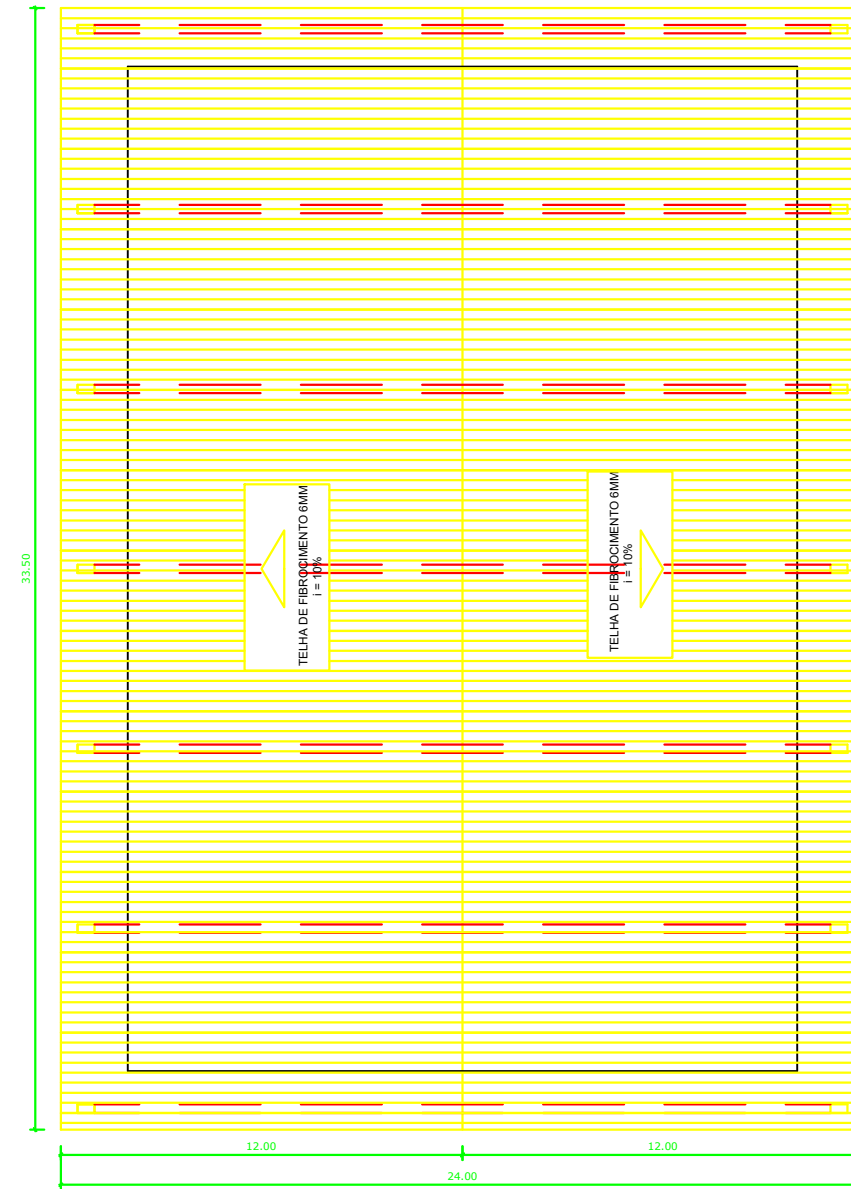

PLANTA DE COBERTURA
ESCALA 1/100

ENGENHEIRO CIVIL

PAULO HENRIQUE SILVA SANTOS
CREA: 2711589188

Natureza do Projeto: PLANTA BAIXA E COBERTURA

Proprietario: PREFEITURA MUNICIPAL DE AQUIDABÃ

Localizacao: COBERTURA DA QUADRA DA ESCOLA MUNICIPAL JOSE FELIX DE SA

Projeto: IMPLANTACAO

Area Total: 804,00m²

Data: JUNHO/2022

Escala(s): S/e

01/03

A1-841 x 594 mm